




1 **FIXAÇÃO DO EXTINTOR**
SEM ESCALA

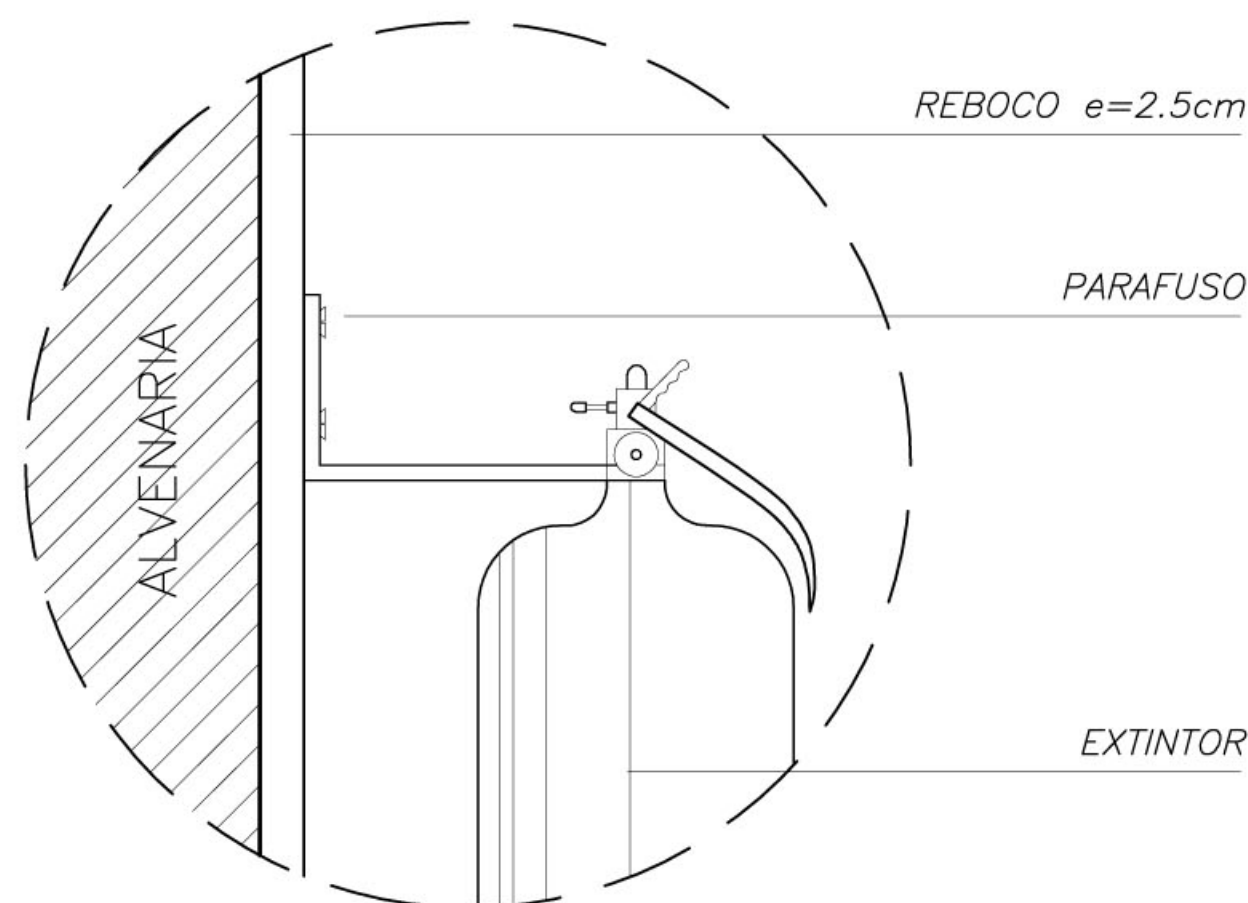

2 **FIXAÇÃO DO EXTINTOR**
SEM ESCALA

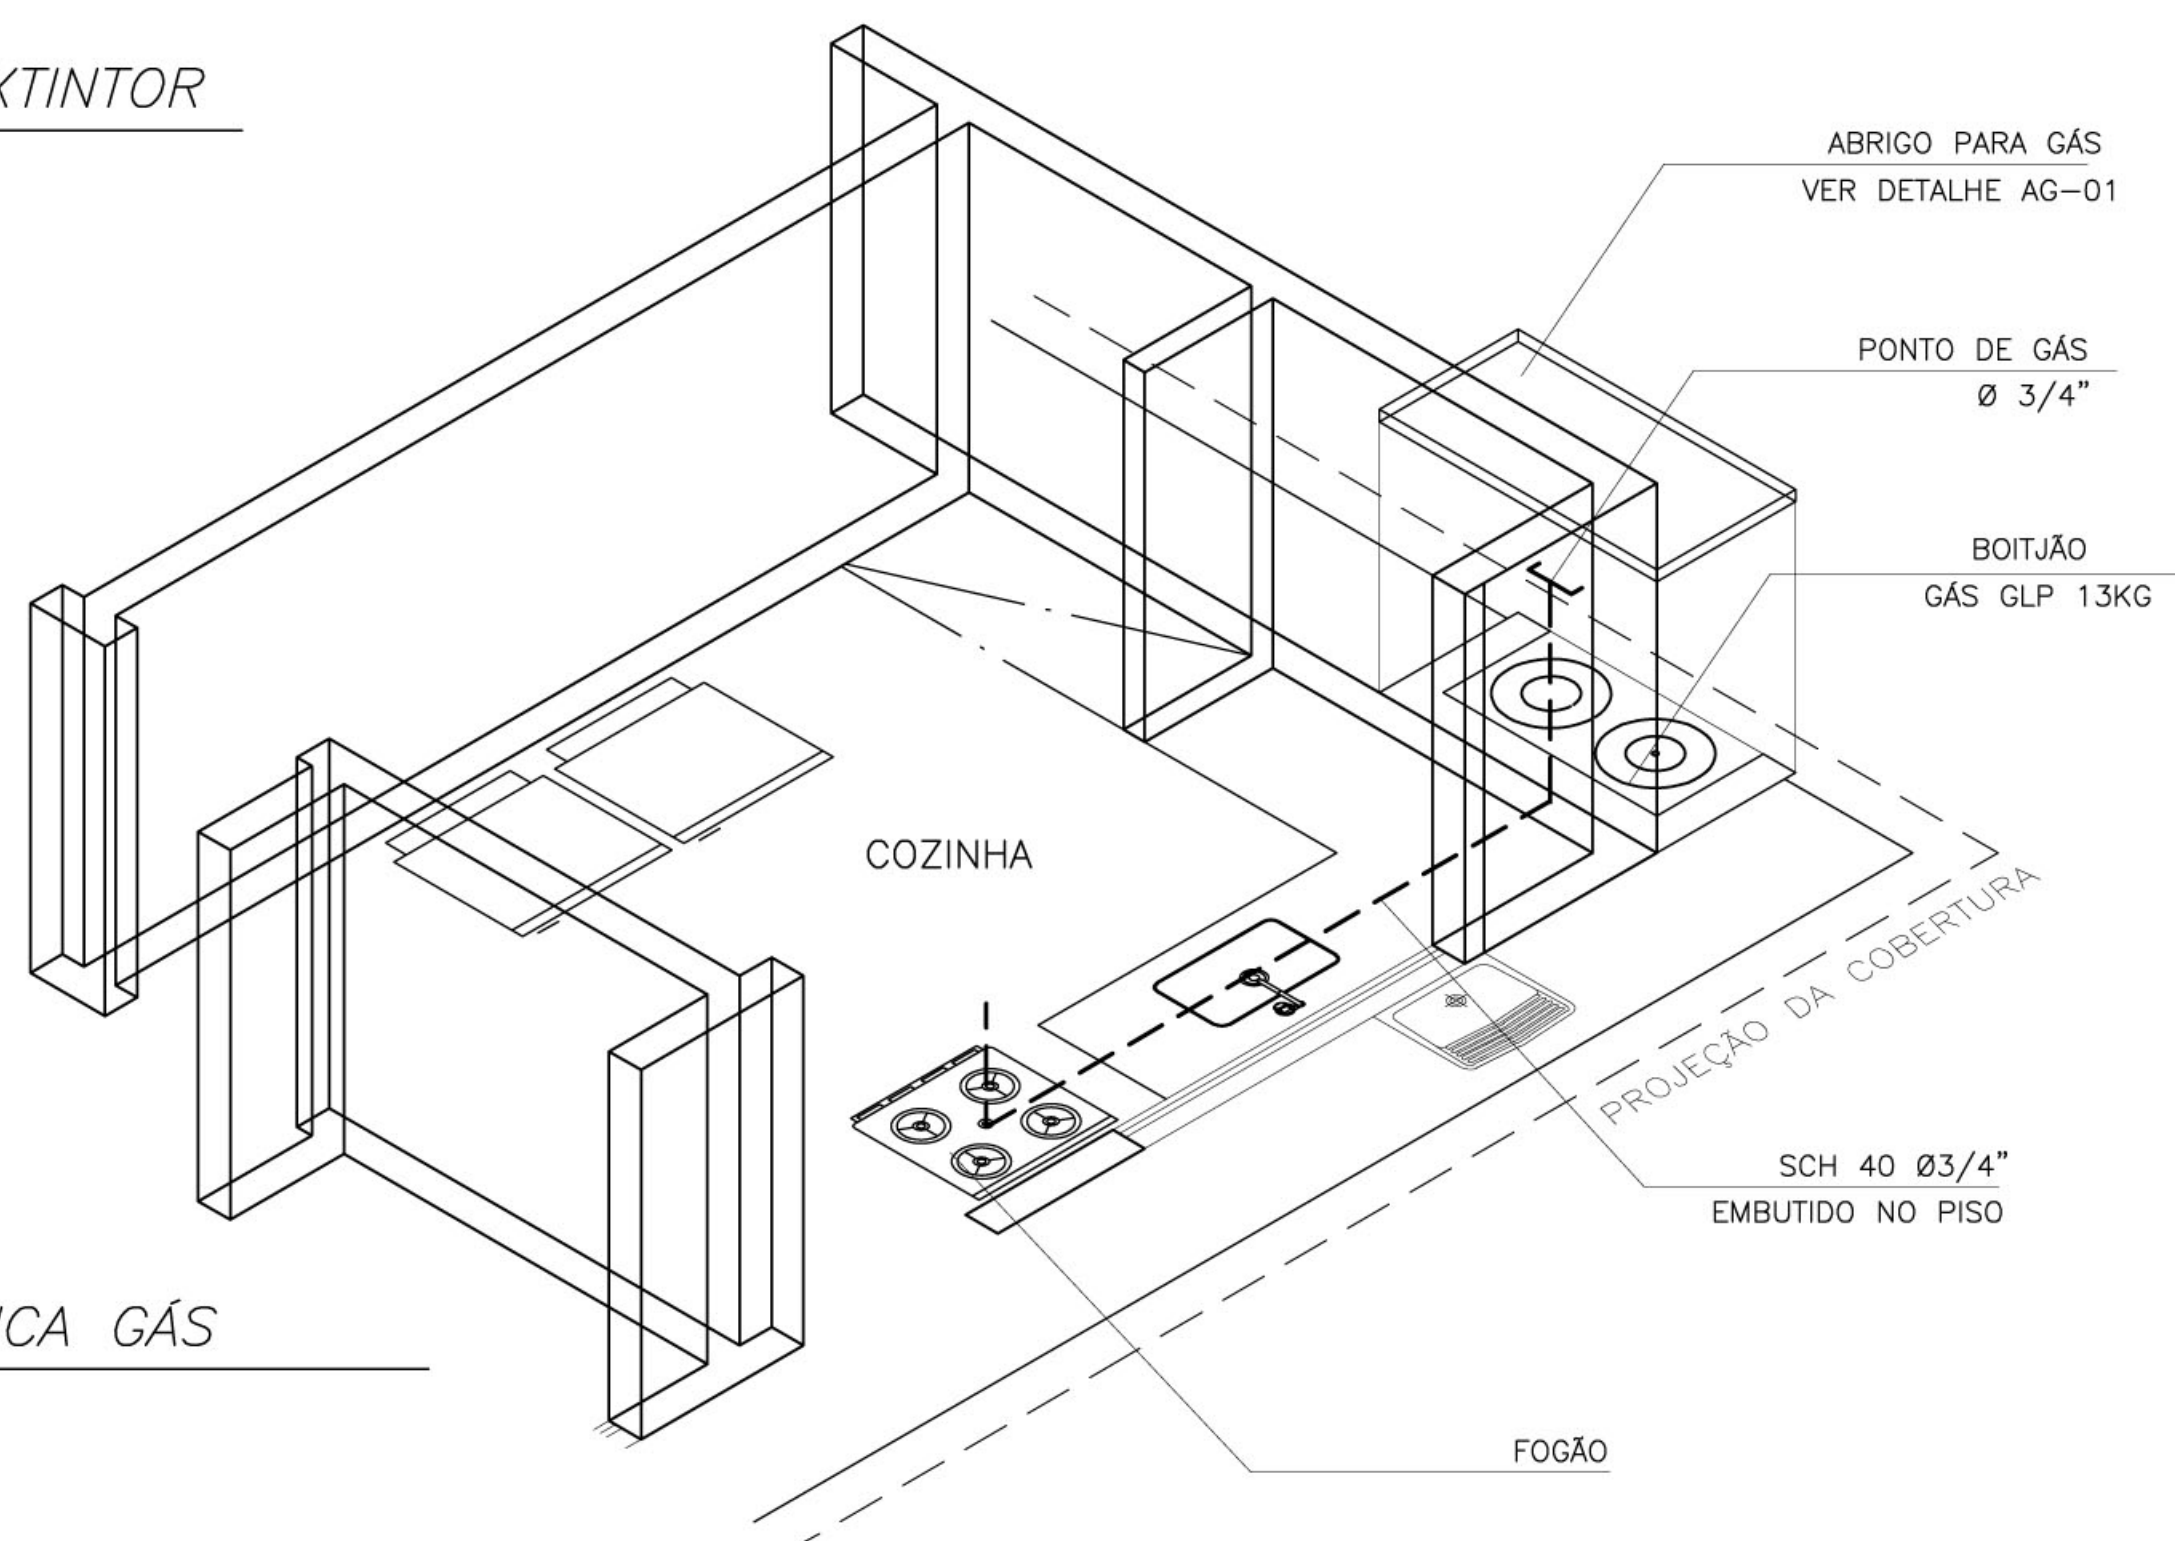

3 **ISOMÉTRICA GÁS**
SEM ESCALA

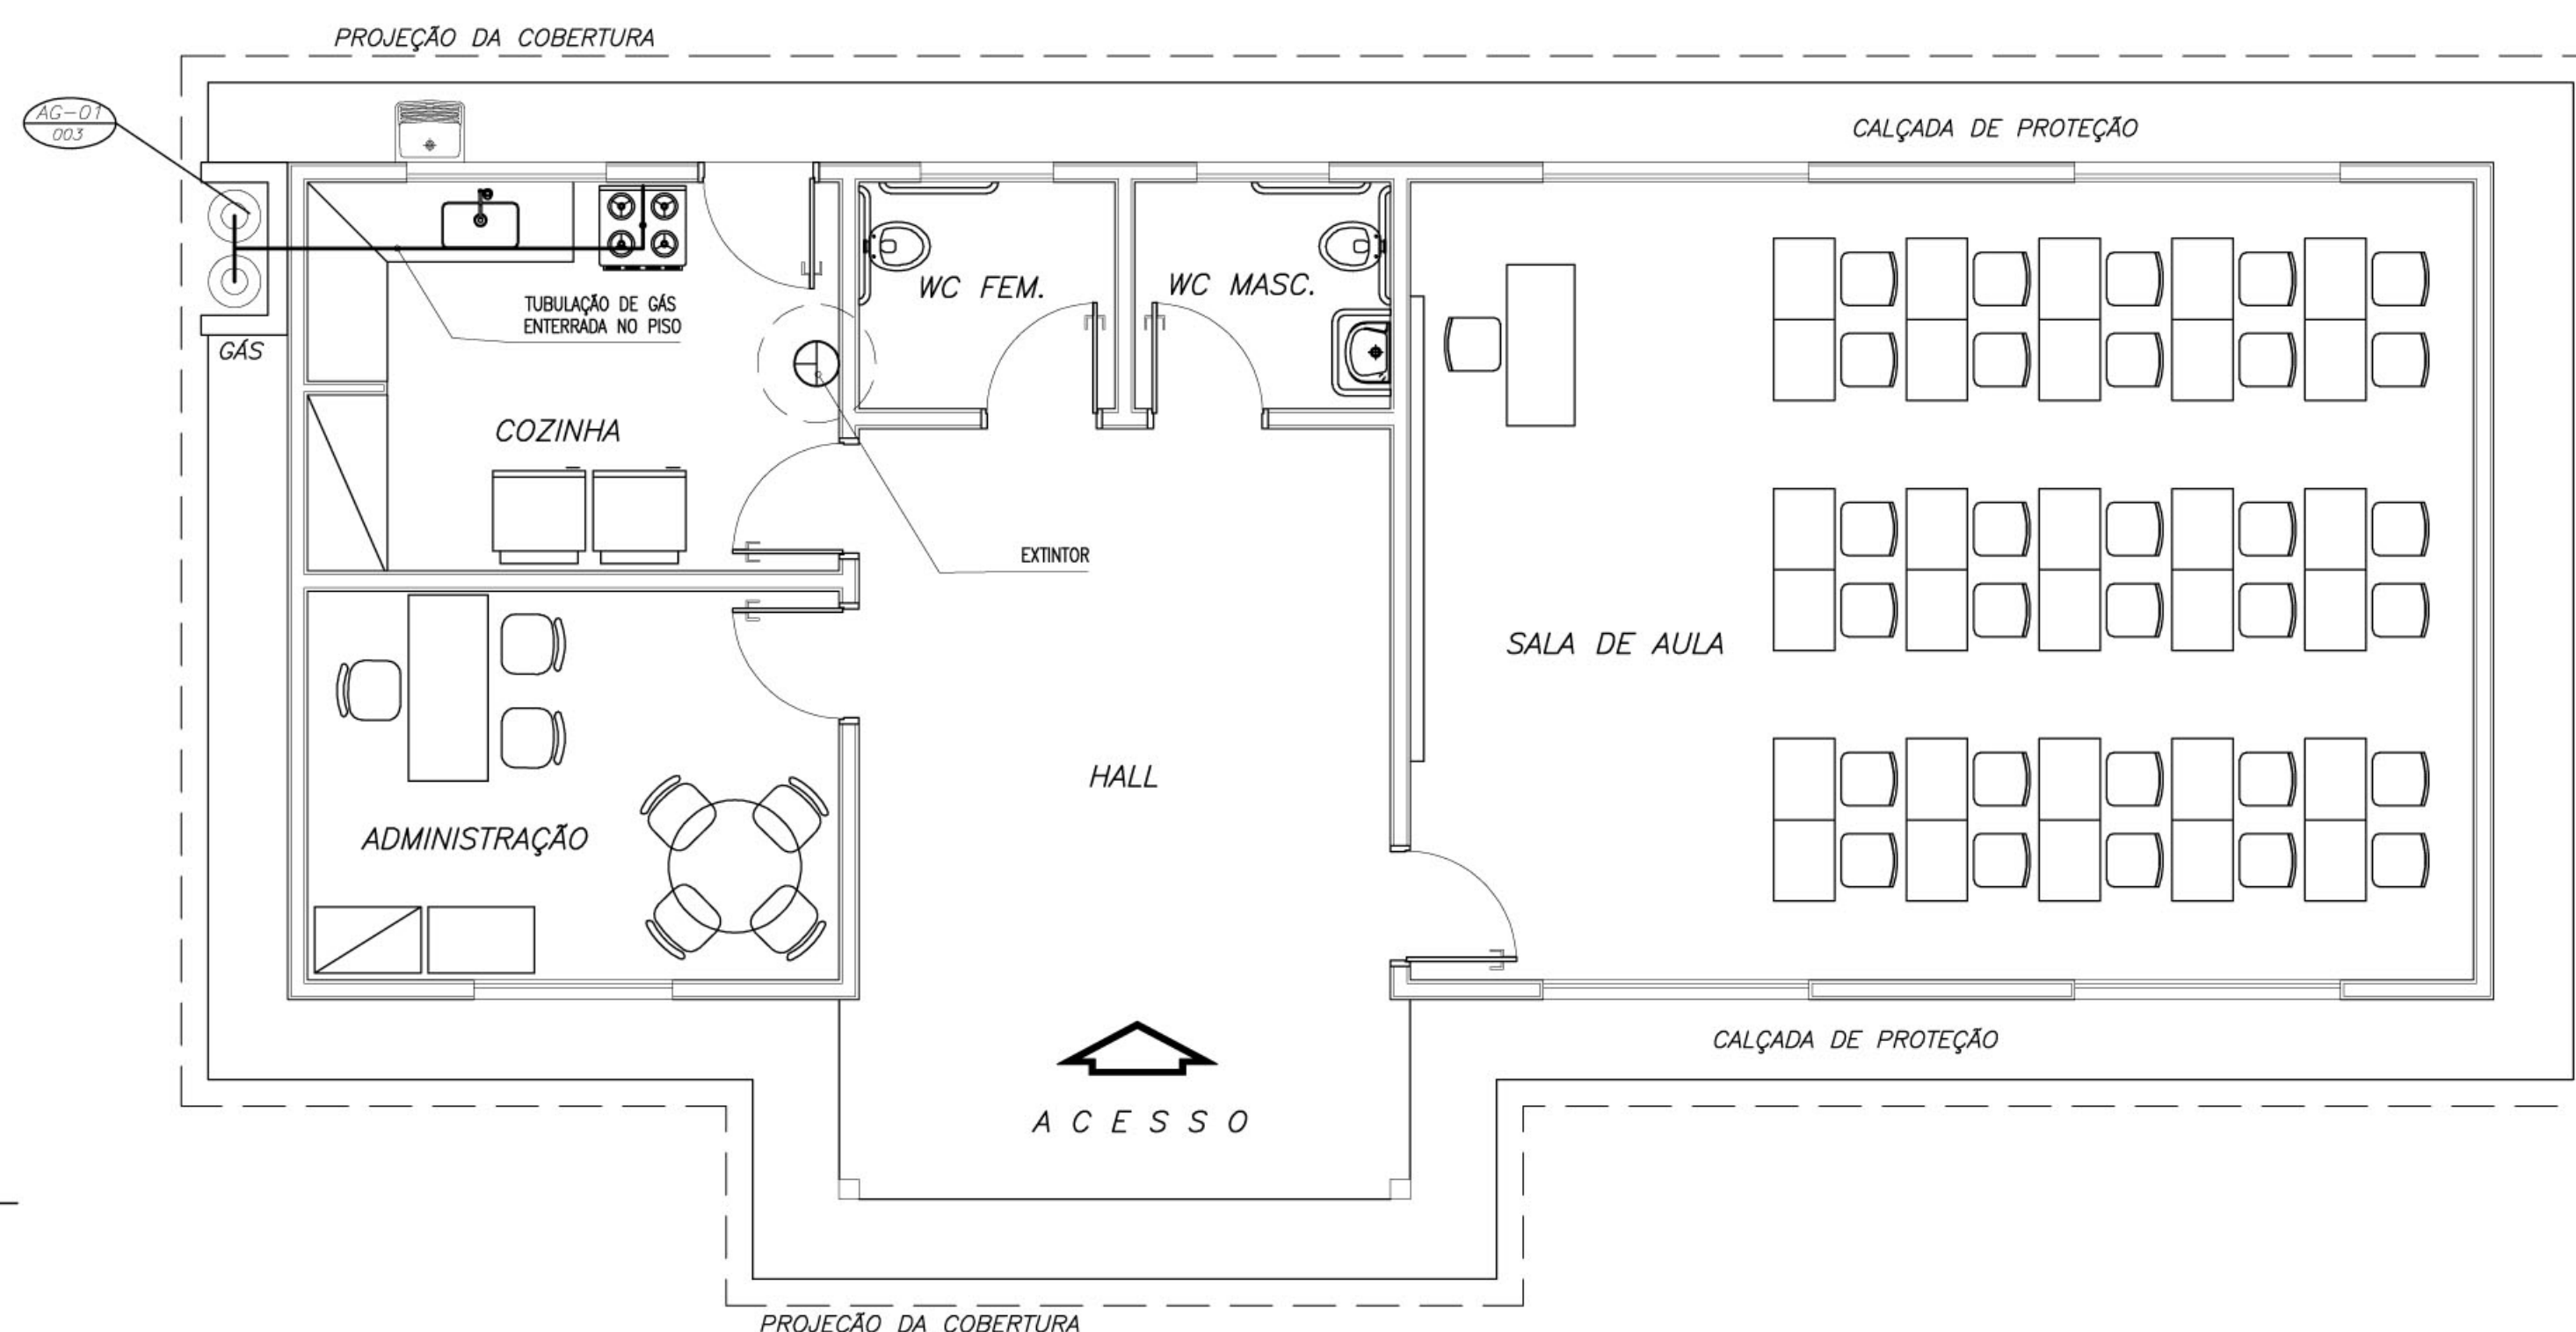

4 **PLANTA BAIXA**
ESCALA 1:50

LEGENDA DE GÁS

- TUBULAÇÃO DE AÇO GALVANIZADO CLASSE DIN 2440
SEM COSTURA SCH 40- DIAMETROS: 3/4" -
 - CONEXÕES EM AÇO FORJADO CLASSE 10 DA TUPY
J 90 3/4" - 7
 - BRACADEIRAS DE FERRO CHATO GALV. TIPO D 3/4" -
 - TUBULAÇÃO QUE SOBE
 - TUBULAÇÃO QUE DESCE
 - REGISTRO DE ESFERA 3/4" FAB. NIAGARA OU EQUIVALENTE - (DE BRONZE)
- OBS: - SERÃO UTILIZADAS ROSCAS NPT
- A INSTALAÇÃO EMBUTIDA NO PISO DEVERÁ SER REVESTIDA COM MASSA DE CIMENTO E AREIA NO TRACO 3:1 APÓS O TESTE DE ESTANQUEIDADE
 - A INSTALAÇÃO APARENTE DEVERÁ SER PINTADA COM TINTA AMARELA A BASE DE EPOXI E FIXADA COM BRACADEIRA A CADA 2 METROS

LEGENDA DE INCENDIO

- EXTINTOR CO2 6Kg
- EXTINTOR PO QUIMICO SECO 6Kg

Ministério da Educação **FNDE** Fundo Nacional de Desenvolvimento da Educação

ESCOLA RURAL - 01 SALA DE AULA (36 ALUNOS)

PROJETO DE COMBATE A INCÊNDIO E GÁS
PLANTA BAIXA E DETALHES

PROPRIETÁRIO: FUNDO DE DESENVOLVIMENTO DA ESCOLA
ENDEREÇO: VÁRIOS

IMPLANTAÇÃO SUGERIDA

A APROVAÇÃO DESTES PROJETO NÃO IMPLICA NO RECONHECIMENTO, POR PARTE DA PREFEITURA MUNICIPAL DO DIREITO DE PROPRIEDADE DO TERRENO E NEM EXIME O PROJETISTA DE SUA RESPONSABILIDADE SOBRE O MESMO.

PROPRIETÁRIO

RESPONSÁVEL POR PROJETO E APROVAÇÃO

CONSTRUÇÃO :

DIMENSÕES TERRENO

ÁREA TERRENO

OBSERVAÇÕES:

INC 01/01

ESCALA: INDICADA

DATA: JUNHO / 2005